



Particolare estintore a polvere ABC da 6 Kg con cassetta da semi-incasso in plastica e pannello frontale con vetro di sicurezza

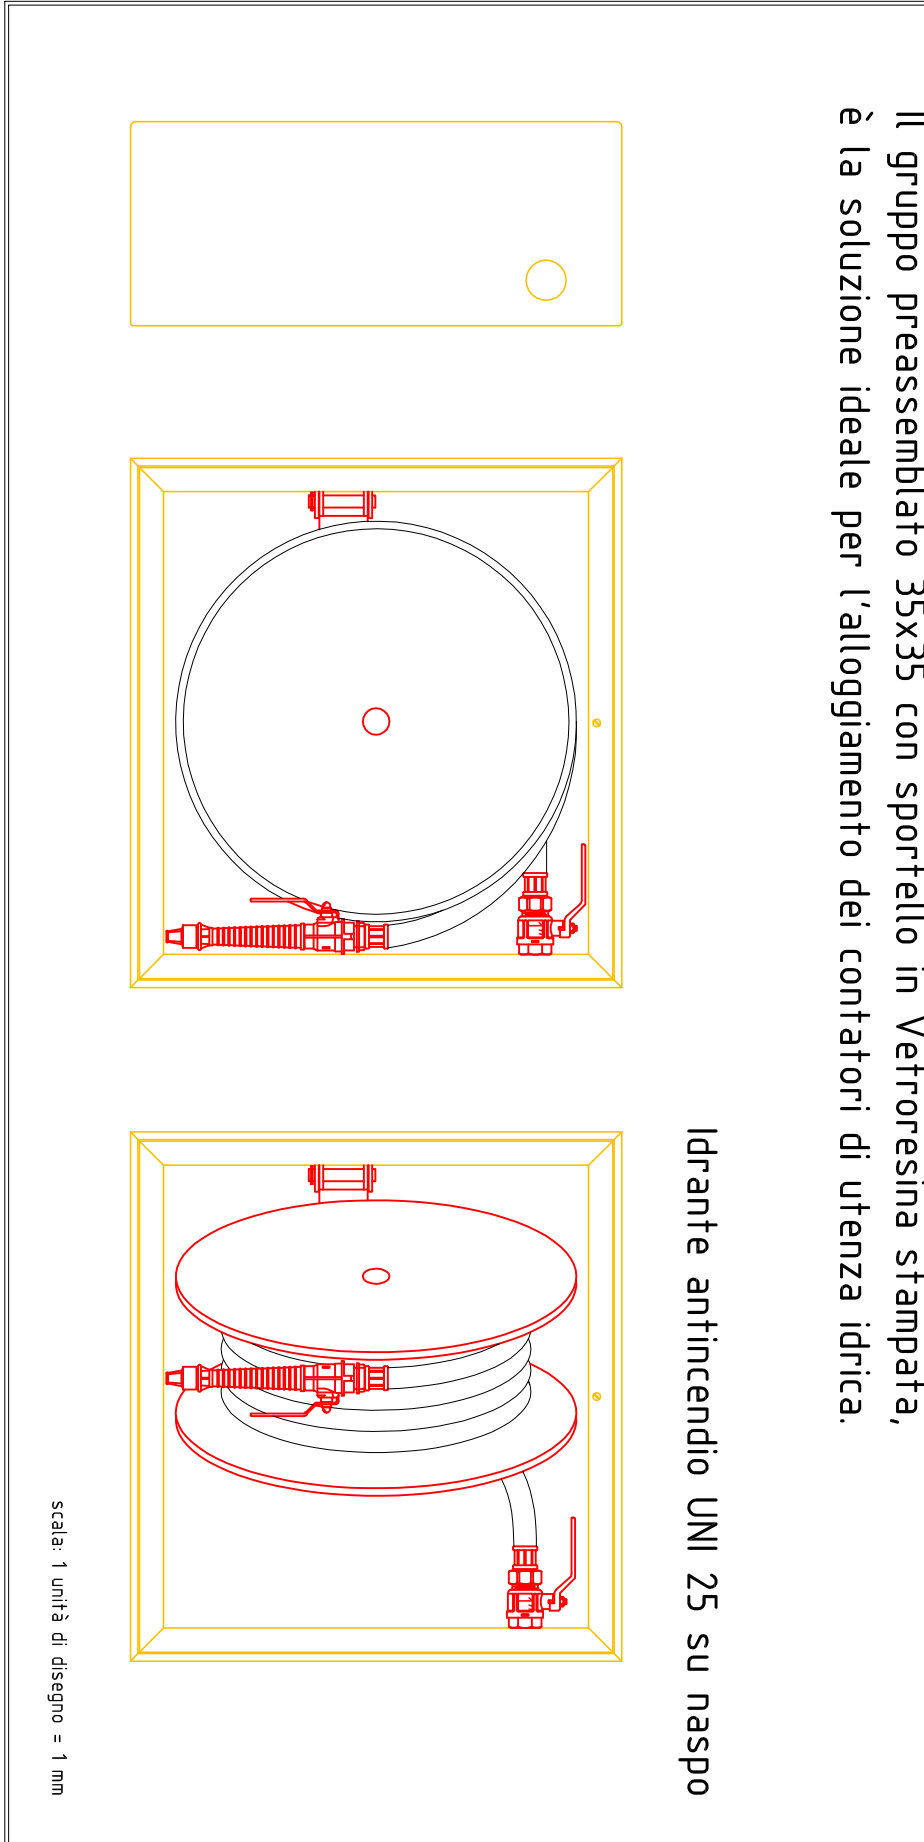


Il gruppo pressurizzato 35x35 con sportello in vetroresina stampata, è la soluzione ideale per l'alloggiamento dei centrali di utenza idrica.

Idrante antincendio UNI 25 su nastro

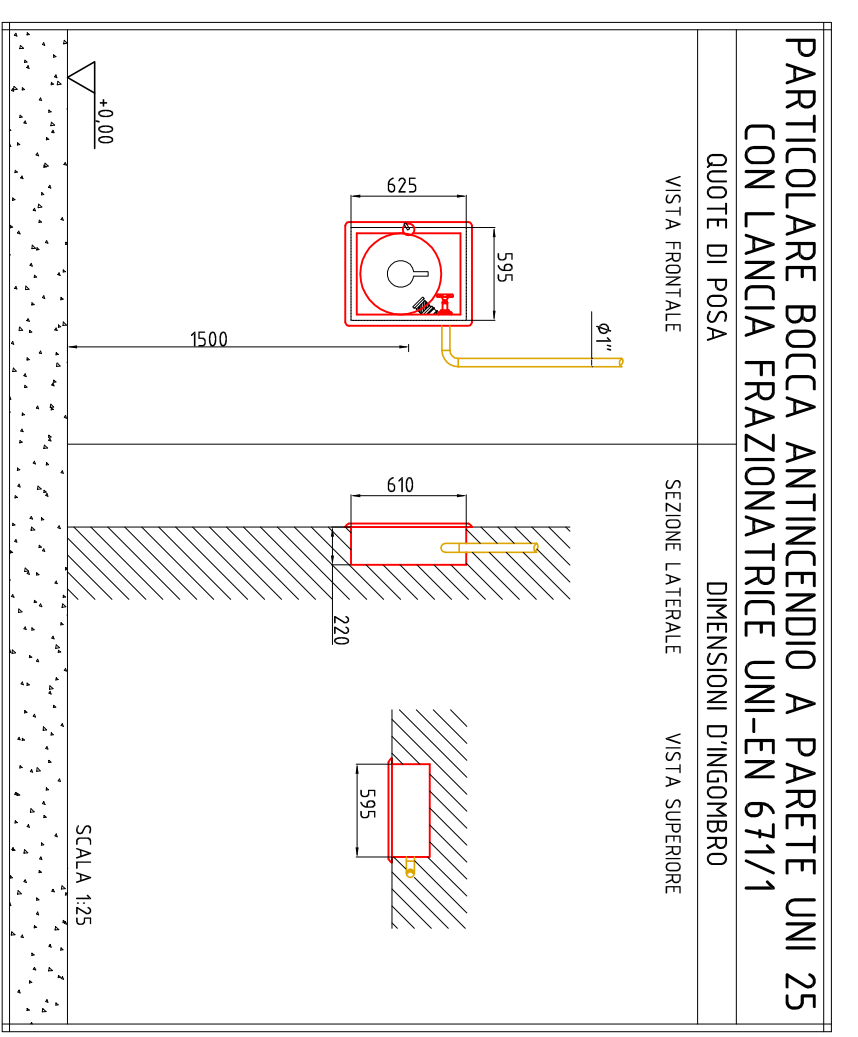


PARTICOLARE BOCCA ANTINCENDIO A PARETE UNI 25 CON ANCHE FRANGIFLAMMA EN 1121

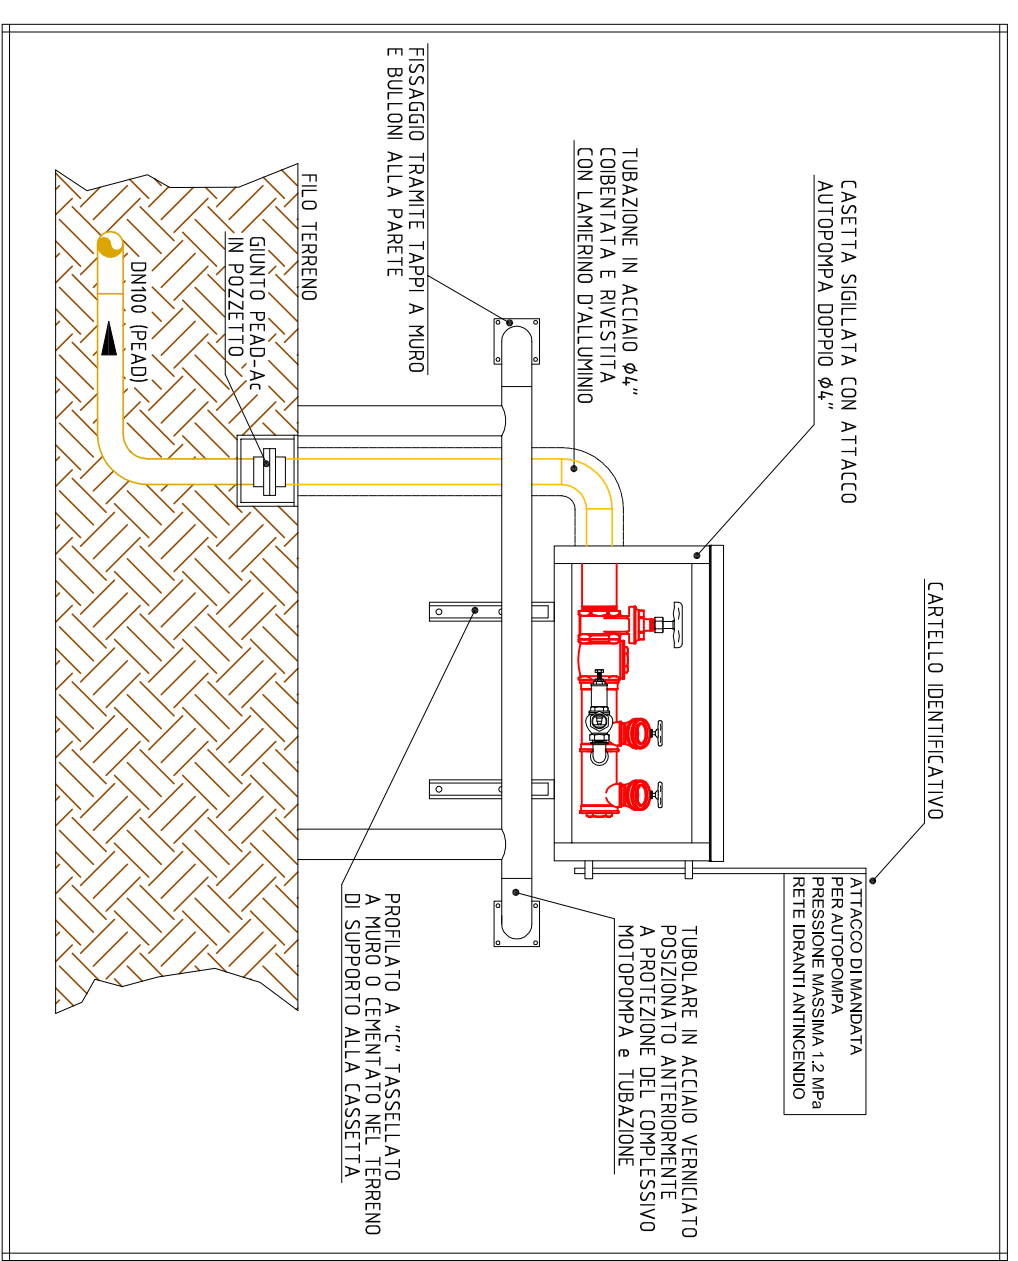

PARTICOLARE DI POSA ATTACCO AUTOPOMPA DOPPIO

LEGENDA	
	ALZATO SUOCCO
	ATTACCO PROSPERPA VAP DOPPIO
	ESTINTORE A SOLFURI E 14
	ESTINTORE A CO 5kg
	ESCLUSA ANTINCENDIO
	TRABANCO ANTINCENDIO
	MANICOTTO
	PROSPERPA
	TRABANCO SPERKLER
	TESTATA SP-80/81
	VALVOLA ANTIRIFLUSSO COLLETTABILE
	SPERKLER COMPARTIMENTAZIONE 40

AREA 1 E 2: IDROFOTO IN PRESSIONE STRALCIO FUNZIONALE
 AREA 3: IDROFOTO IN PRESSIONE STRALCIO FUNZIONALE
 IPERANALIZZAZIONE AUTOMATICA IDROFOTO IDROFOTO IN IDROFOTO STRALCIO FUNZIONALE

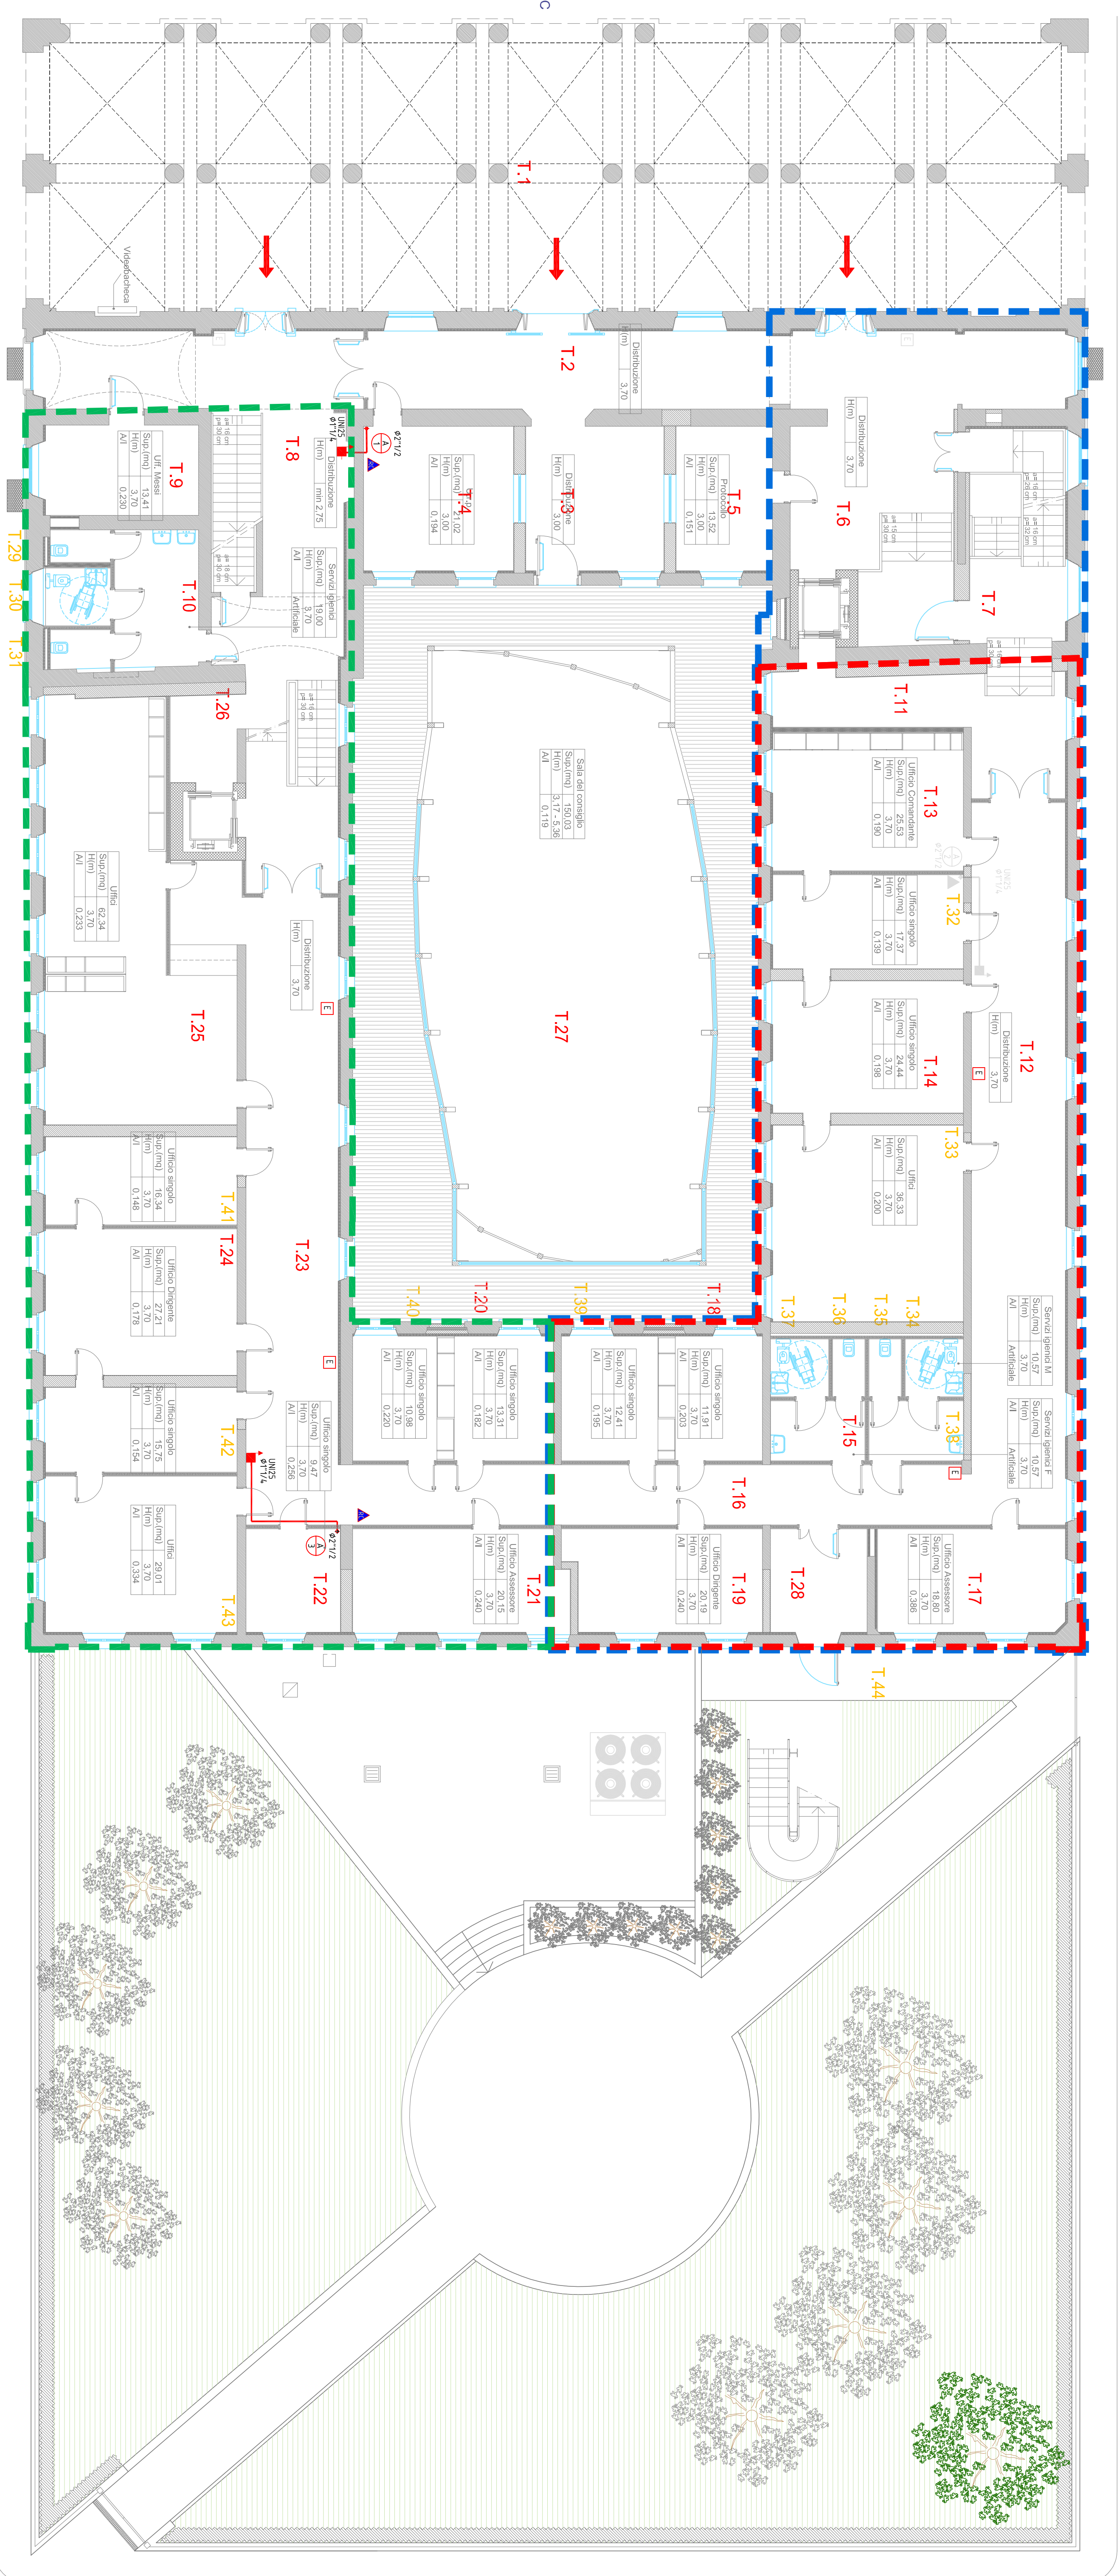

PROVINCIA **PIACENZA** COMUNE **CASTEL SAN GIOVANNI**

RIFUNZIONALIZZAZIONE EX SCUOLE ELEMENTARI CASAROLI DA DESTINARE A NUOVA SEDE DEGLI UFFICI COMUNALI 3° STRALCIO LAVORI

PROGETTO PER LAVORARE **PROGETTO DEFINITIVO** **PROGETTO ESECUTIVO**

Comune di Castel San Giovanni

PROGETTO

PROGETTISTI: ING. FERRELLI ROSSETTI

STUDIO TECNICO ASSOCIATO PARENTI

SCALE: 1:100

PROVINCIA **PIACENZA** COMUNE **CASTEL SAN GIOVANNI**

RIFUNZIONALIZZAZIONE EX SCUOLE ELEMENTARI CASAROLI DA DESTINARE A NUOVA SEDE DEGLI UFFICI COMUNALI 3° STRALCIO LAVORI

PROGETTO PER LAVORARE **PROGETTO DEFINITIVO** **PROGETTO ESECUTIVO**

Comune di Castel San Giovanni

PROGETTO

PROGETTISTI: ING. FERRELLI ROSSETTI

STUDIO TECNICO ASSOCIATO PARENTI

SCALE: 1:100