




LEGENDA	
	Sistema di sistema aria aria
	Acqua di servizio
	Acqua di servizio
	Impianto di ventilazione
	Impianto condizionamento RB

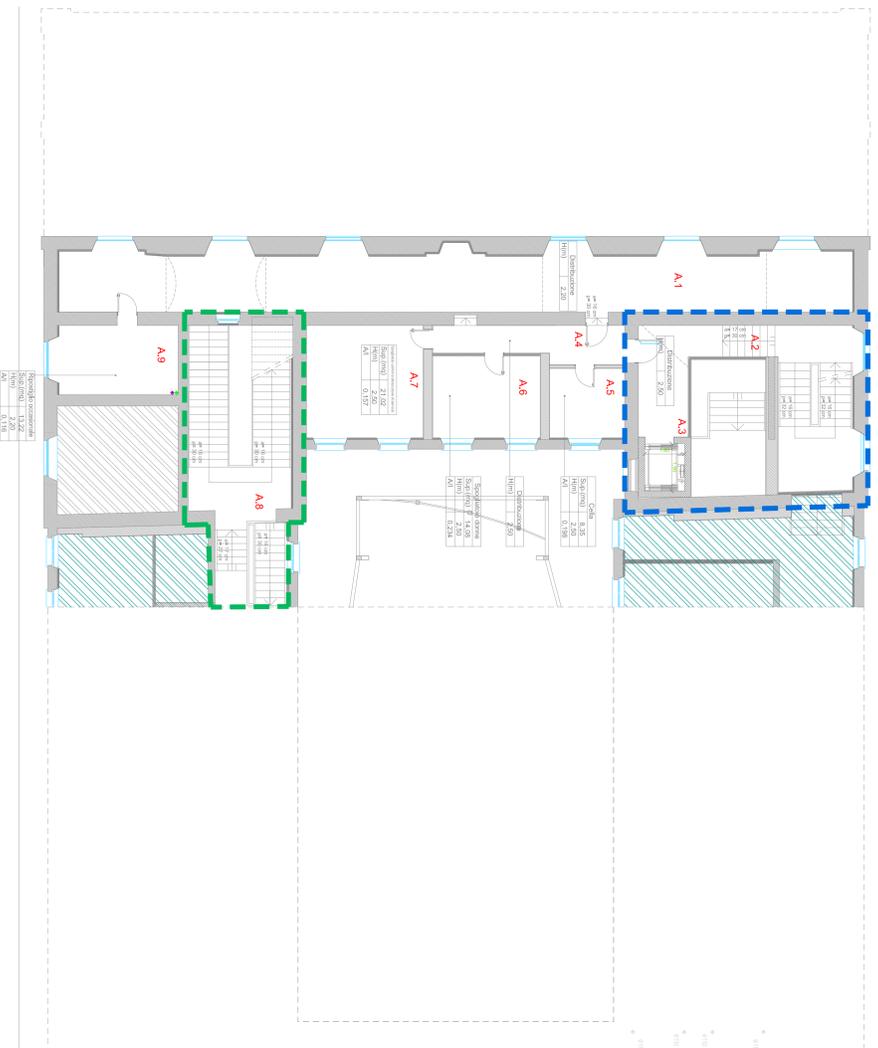


TIPICO INSTALLAZIONE MODULO PER INSTALLAZIONE WC SU PARETE IN CARTONGESSO (FISSAGGIO A SOLAIO)

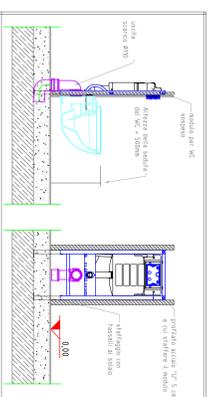



TIPICO INSTALLAZIONE ADDUZIONI APPARECCHI SANITARI

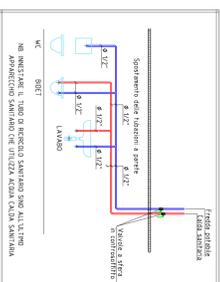

PARTICOLARE REALIZZAZIONE PIEDE COLONNA

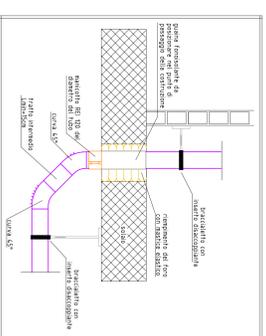


PARTICOLARE REALIZZAZIONE ACCORRIMENTI ANTIRUMORE PER IMPIANTO DI SCARICO

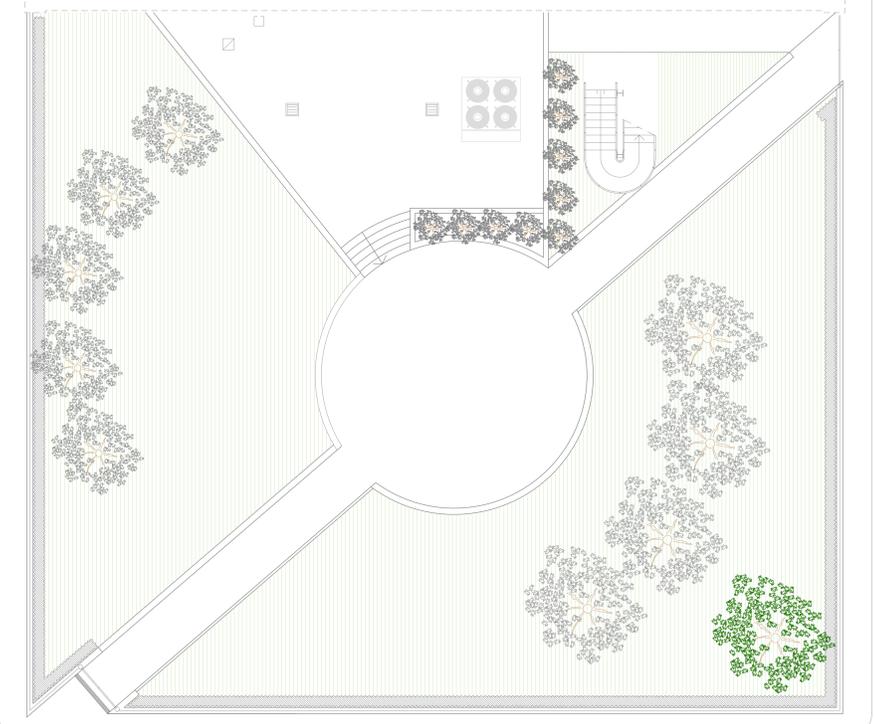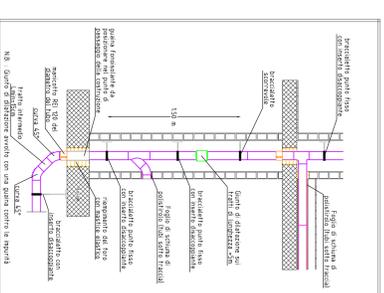

**RIFUNZIONALIZZAZIONE EX SCUOLE
ELEMENTARI CASAROLI DA DESTINARE A NUOVA
SEDE DEGLI UFFICI COMUNALI
3° STRALCIO LAVORI**



PROVINCIA Piacenza COMUNE Castelfranco S. Giovanni

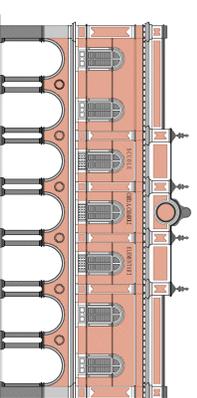

Progetto DEFINITIVO Progetto ESECUTIVO
 # Modulo di CALDAIA: 20220101 # Modulo di SCARICO: 20220101
PIANTA PIANO AMMEZZATO - SCARICHI
 Comune di Castelfranco S. Giovanni

PROGETTISTI ASSOCIATI
 ING. FERRUCCIO ROSSETTI
 STUDIO TECNICO ASSOCIATO PARENTI
 CODICE EDILIZIONE: 01111111
 DATA: GENNAIO 2022
 SCALA: 1:100