

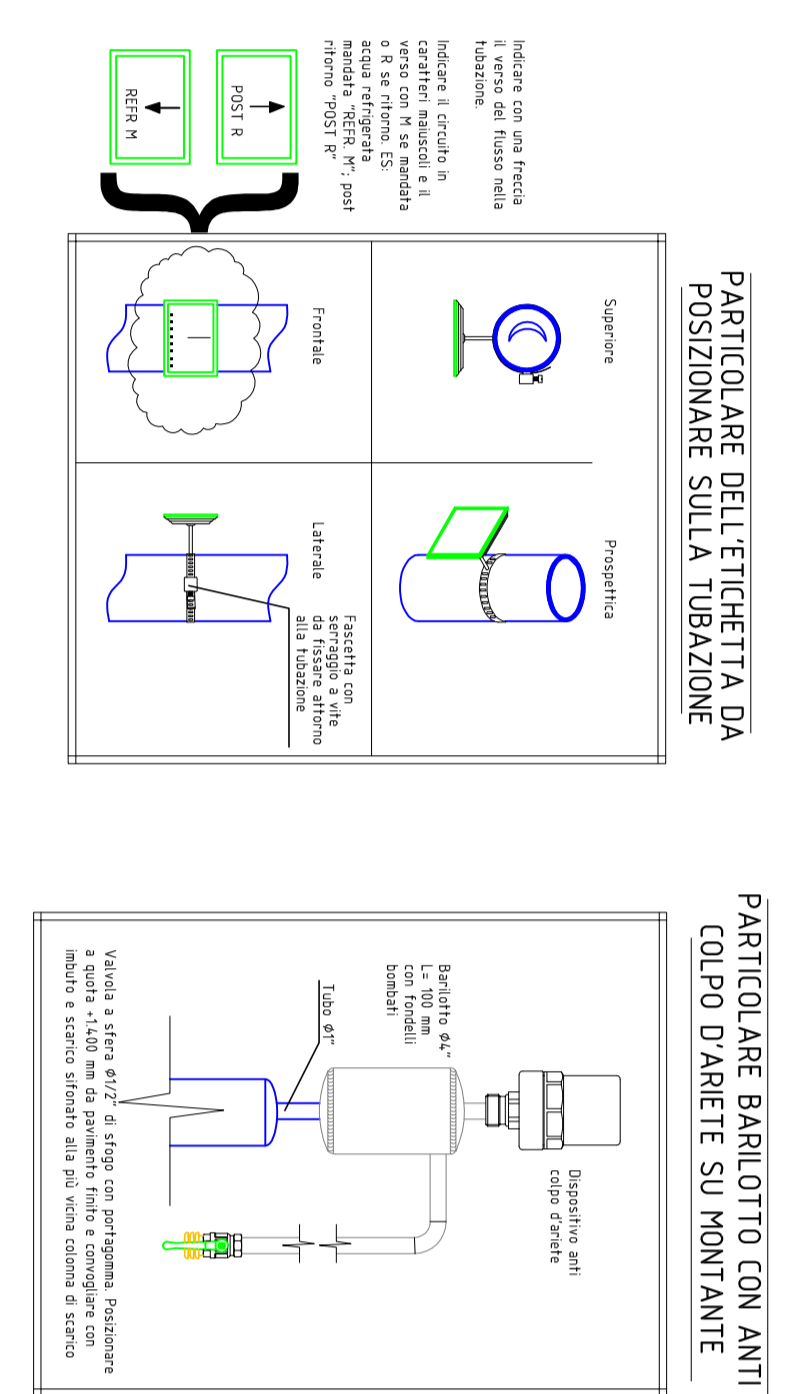



DETTAGLIO INSTALLAZIONE TIPICA
FAN COIL A PAVIMENTO

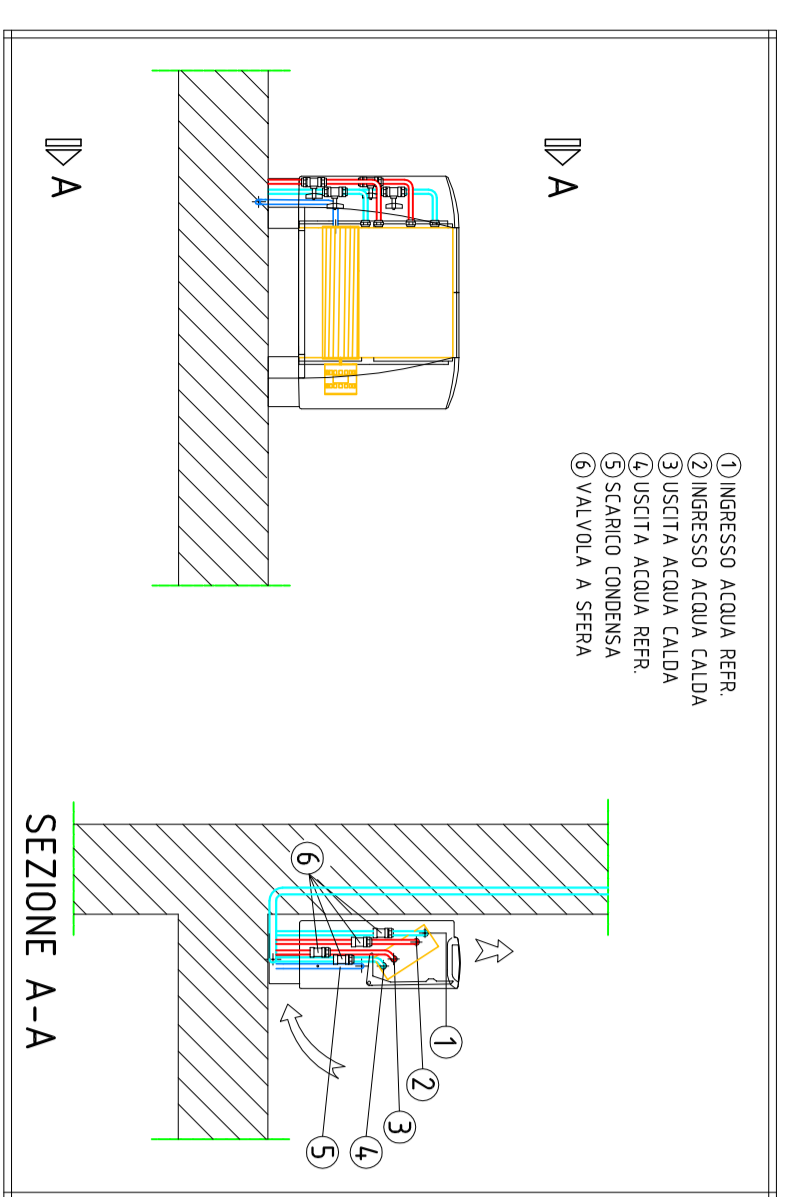


PARTICOLARE RADIATORE INCASSATO

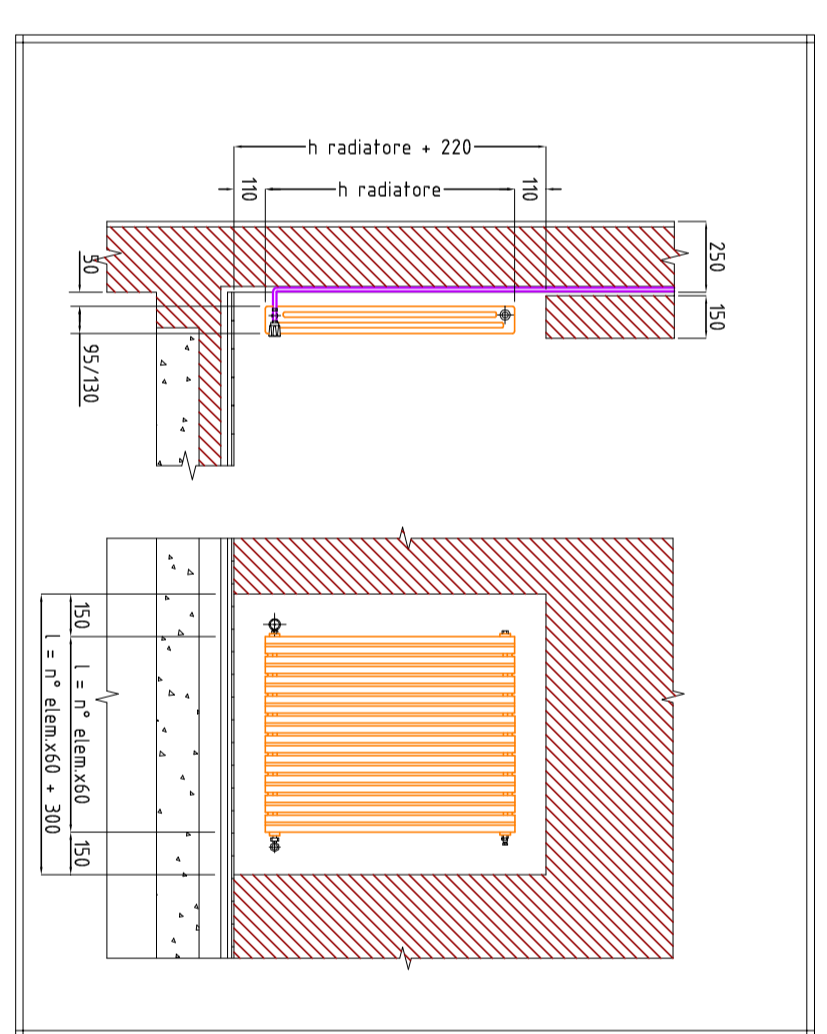

PARTICOLARE RADIATORE NON INCASSATO

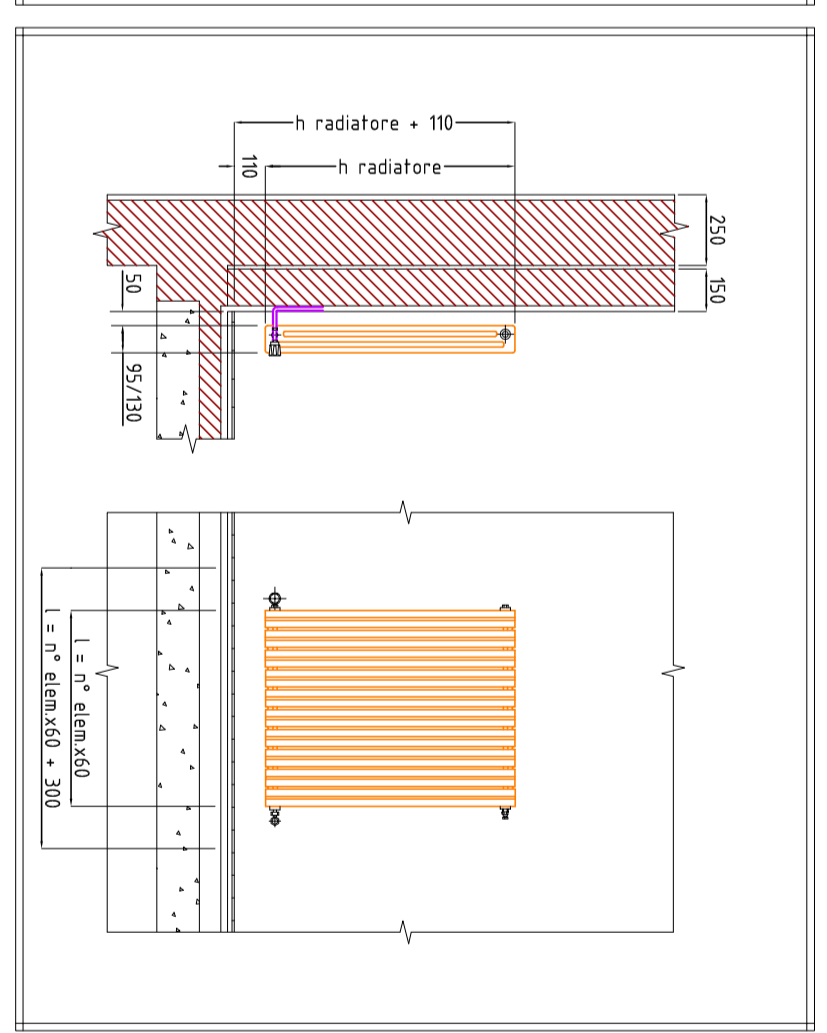

PARTICOLARE ATTACCHI RADIATORE

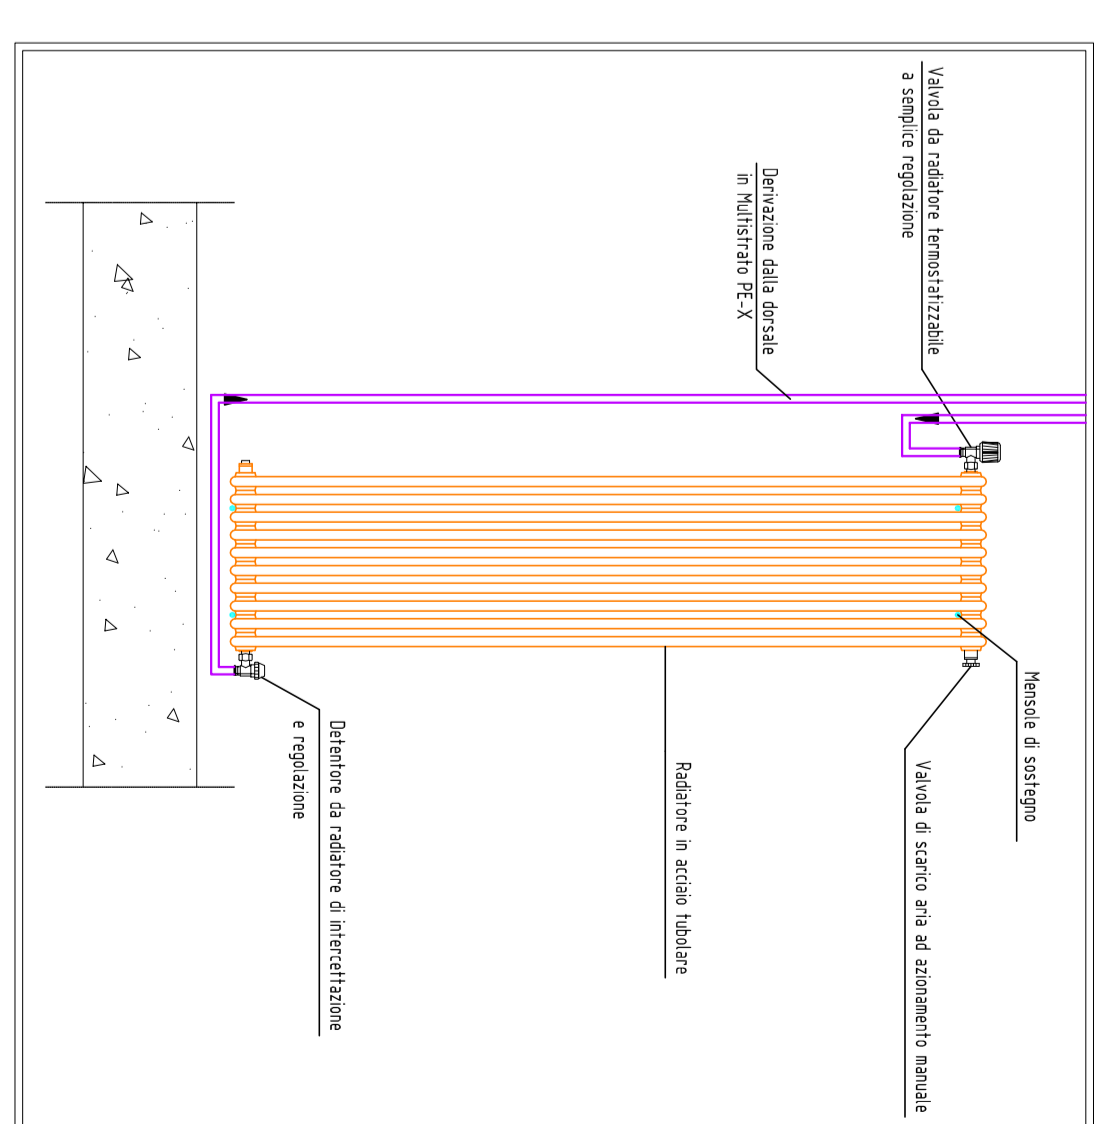


LEGENDA FAN COIL

SIMBOLO	DESCRIZIONE
	RADIATORE A PARETE IN STUCCO
	TUBO CALDO FAN COIL E RADIATORE
	TUBO FREDDO FAN COIL E RADIATORE
	CONDENSATO FAN COIL
	FAN COIL A PAVIMENTO
	RISTRUTTURAZIONE IN CORSO

AREA 1: 2. SOGGETTO IN PROGETTO SIMULAZIONE
AREA 2: SOGGETTO IN PROGETTO SIMULAZIONE
AREA 3: SOGGETTO IN PROGETTO SIMULAZIONE

PROVINCIA Piacenza COMUNE Castelle San Giovanni

RIFUNZIONALIZZAZIONE EX SCUOLE
ELEMENTARI CASAROLI DA DESTINARE A NUOVA
SEDE DEGLI UFFICI COMUNALI
3° STRALCIO LAVORI

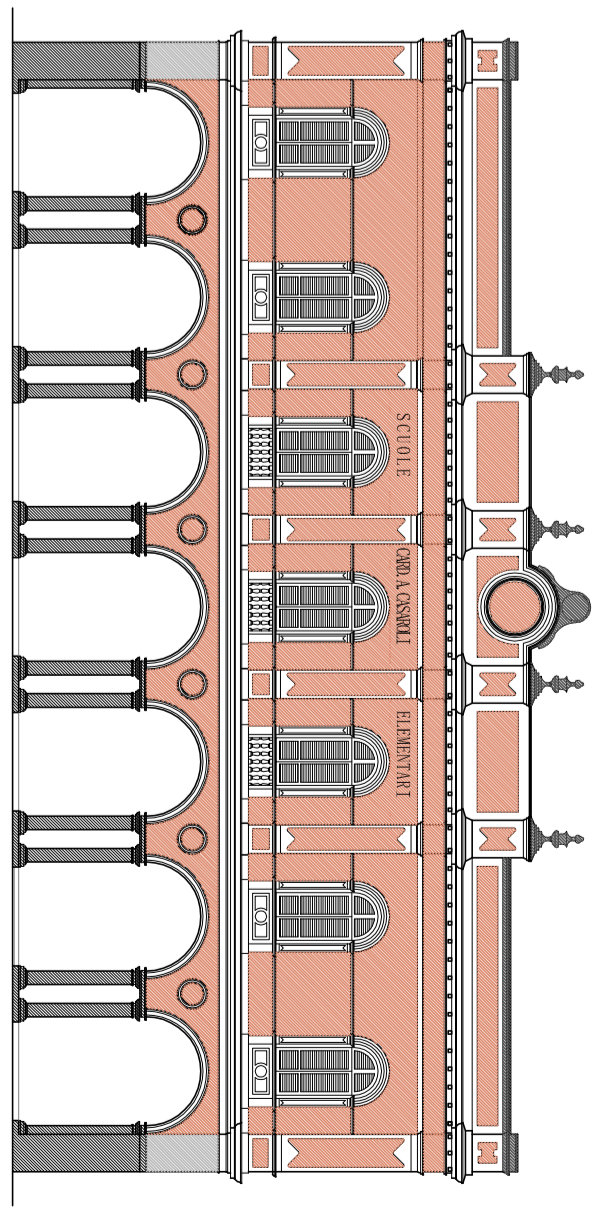

Progetto PRELIMINARE
Progetto DEFINITIVO
Progetto ESECUTIVO

Comune di Castelle San Giovanni

PROGETTO
PIANTA PIANO PRIMO - FAN COIL E RADIATORI

STUDIO ASSOCIATO ACHN ODDI
ING. FERROCIO ROSSETTI

STUDIO TECNICO ASSOCIATO PARENTI

SCALA 1:100
REVISIONE DATA 02/01/2022