


Pianta piano seminterrato
Scala 1:100

LEGENDA DIFFUSIONE ARIA

TIPOLOGIA	SECCIONE
ALATRE	
PAR. EX.	
CALDA ESISTENTE	
IN. S.	
TUBO DIRETO	
TUBO RISCALDAMENTO	
TUBO ANTICOND	
TUBO CALDO RINNOVERAB.	

PROVINCIA | Piacenza | COMUNE | CASTEL SAN GIOVANNI

**RIFUNZIONALIZZAZIONE EX SCUOLE
ELEMENTARI CASAROLI DA DESTINARE A NUOVA
SEDE DEGLI UFFICI COMUNALI
3° STRALCIO LAVORI**

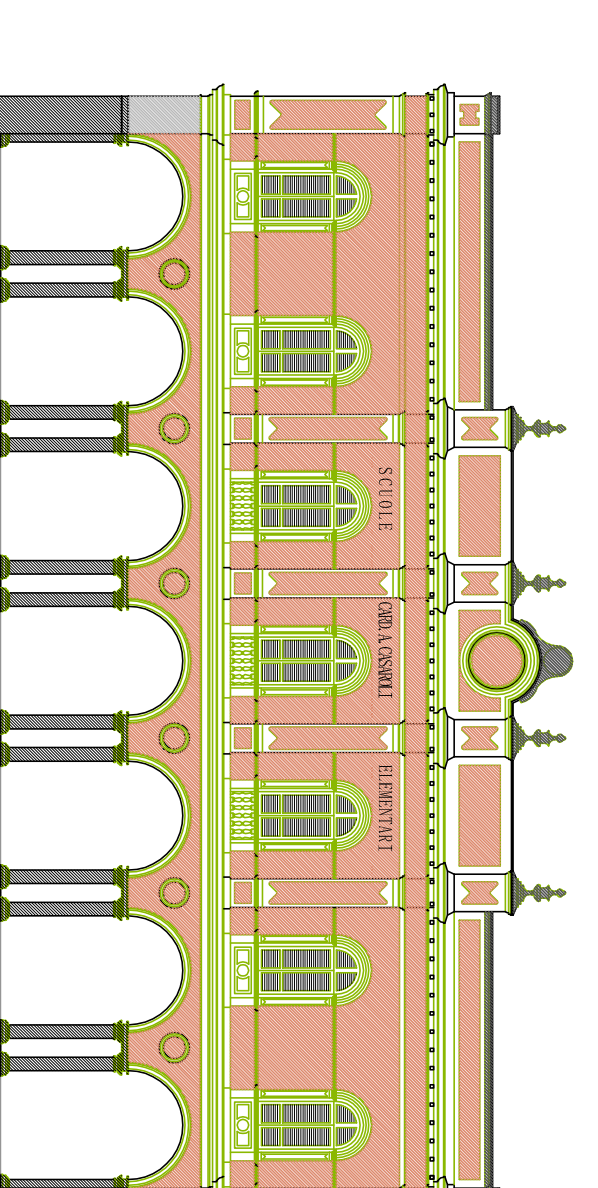

Progetto PRELIMINARE | Progetto DEFINITIVO | Progetto ESECUTIVO
 Comune di Castel San Giovanni | PIAANTA PIANO SEMINTERRATO - SMANTPELLAMENTI

COMITENTE | Comune di Castel San Giovanni
 PROGETTISTA STRUTTURALE | ING. FERRUCCIO ROSSETTI
 PROGETTISTA MECCANICO | STUDIO TECNICO ASSOCIATO PARENTI

PROGETTISTA ARCHITETTICO | STUDIO ASSOCIATO ARCH. ODDI
 PROGETTISTA IDRAULICO | STUDIO TECNICO ASSOCIATO PARENTI

PROGETTISTA MECCANICO | STUDIO TECNICO ASSOCIATO PARENTI

PROGETTISTA IDRAULICO | STUDIO TECNICO ASSOCIATO PARENTI

PROGETTISTA ARCHITETTICO | STUDIO ASSOCIATO ARCH. ODDI

PROVINCIA | Piacenza | COMUNE | CASTEL SAN GIOVANNI