

via Angelo Calvi

PIANTA piano rialzato  
scala 1:100


Via Edmondo De Amicis

**LEGENDA DIFFUSIONE ARIA**

| TIPOLOGIA         | SEGNALAZIONE |
|-------------------|--------------|
| ALATIBILI         |              |
| PAR. EX.          |              |
| CALABIA ESISTENTE |              |
| IN. S.            |              |
| TUBO SCALDO       |              |
| TUBO SCALDAMENTO  |              |
| TUBO ANTICONGEL.  |              |

PROVINCIA | PIAACENZA | COMUNE | CASTEL SAN GIOVANNI

## RIFUNZIONALIZZAZIONE EX SCUOLE ELEMENTARI CASAROLI DA DESTINARE A NUOVA SEDE DEGLI UFFICI COMUNALI 3° STRALCIO LAVORI

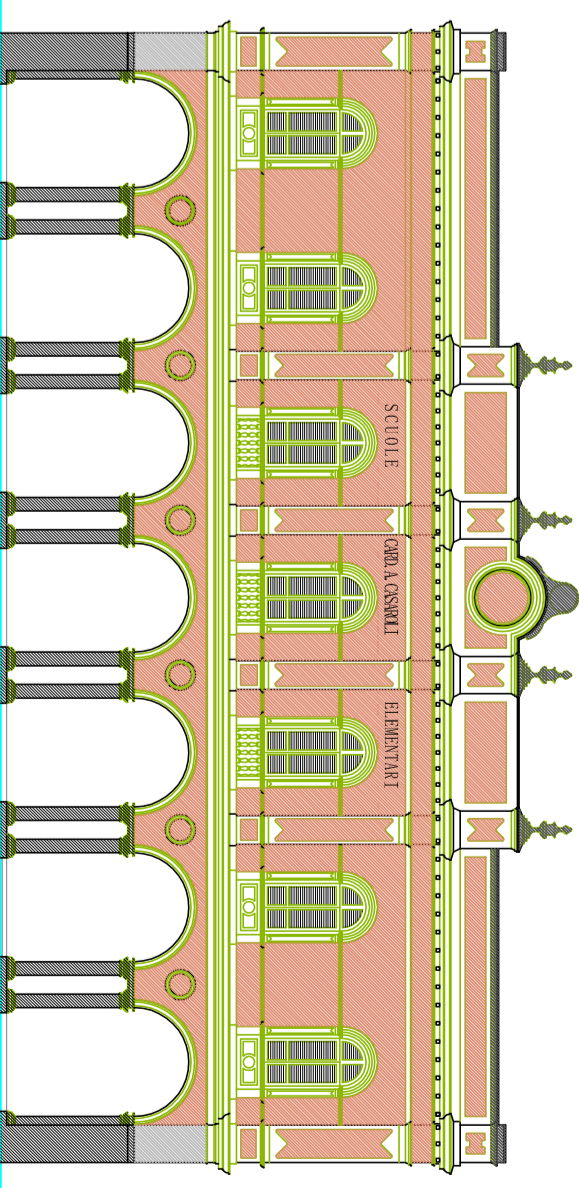

|  |                     |                    |          |
|--|---------------------|--------------------|----------|
| PROGETTO   | PROGETTO            | PROGETTO           | PROGETTO |
| PROGETTO DISEGNI LINEARI   | PROGETTO DEFINITIVO | PROGETTO ESECUTIVO | PROGETTO |
| al. Mod. del. 24 del D.P.R. 207/2010<br>al. Mod. del. 24 del D.P.R. 207/2010 |                     |                    |          |
| <b>PIANTA PIANO TERRA - SMANTELLAMENTI</b>                                   |                     |                    |          |
| Comune di Castel San Giovanni  |                     |                    |          |
| <b>COMITENTE</b>   |                     |                    |          |
| STUDIO ASSOCIATO ARCH. ODDI  |                     |                    |          |
| STUDIO TECNICO ASSOCIATO PARENTI   |                     |                    |          |
| ING. FERRUCCIO ROSSETTI  |                     |                    |          |
| CODICE EDILIZIARIO   |                     |                    |          |
| DATA   |                     |                    |          |
| GENNAIO 2022   |                     |                    |          |
| D   S   I   M   0   1   0   2   5   I   I   I                                |                     |                    |          |
| CODICE EDILIZIARIO   |                     |                    |          |
| DATA   |                     |                    |          |
| GENNAIO 2022   |                     |                    |          |
| D   S   I   M   0   1   0   2   5   I   I   I                                |                     |                    |          |
| CODICE EDILIZIARIO   |                     |                    |          |
| DATA   |                     |                    |          |
| GENNAIO 2022   |                     |                    |          |
| D   S   I   M   0   1   0   2   5   I   I   I                                |                     |                    |          |

|  |          |        |                     |
|--|----------|--------|---------------------|
| PROVINCIA  | PIACENZA | COMUNE | CASTEL SAN GIOVANNI |
| <b>RIFUNZIONALIZZAZIONE EX SCUOLE<br/>ELEMENTARI CASAROLI DA DESTINARE A NUOVA<br/>SEDE DEGLI UFFICI COMUNALI<br/>3° STRALCIO LAVORI</b> |          |        |                     |
| Comune di Castel San Giovanni  |          |        |                     |
| <b>COMITENTE</b>   |          |        |                     |
| STUDIO ASSOCIATO ARCH. ODDI  |          |        |                     |
| STUDIO TECNICO ASSOCIATO PARENTI   |          |        |                     |
| ING. FERRUCCIO ROSSETTI  |          |        |                     |
| CODICE EDILIZIARIO   |          |        |                     |
| DATA   |          |        |                     |
| GENNAIO 2022   |          |        |                     |
| D   S   I   M   0   1   0   2   5   I   I   I  |          |        |                     |
| CODICE EDILIZIARIO   |          |        |                     |
| DATA   |          |        |                     |
| GENNAIO 2022   |          |        |                     |
| D   S   I   M   0   1   0   2   5   I   I   I  |          |        |                     |
| CODICE EDILIZIARIO   |          |        |                     |
| DATA   |          |        |                     |
| GENNAIO 2022   |          |        |                     |
| D   S   I   M   0   1   0   2   5   I   I   I  |          |        |                     |