


PIANTA LOCALE TECNICO - P.TERRA - SCALA 1:50

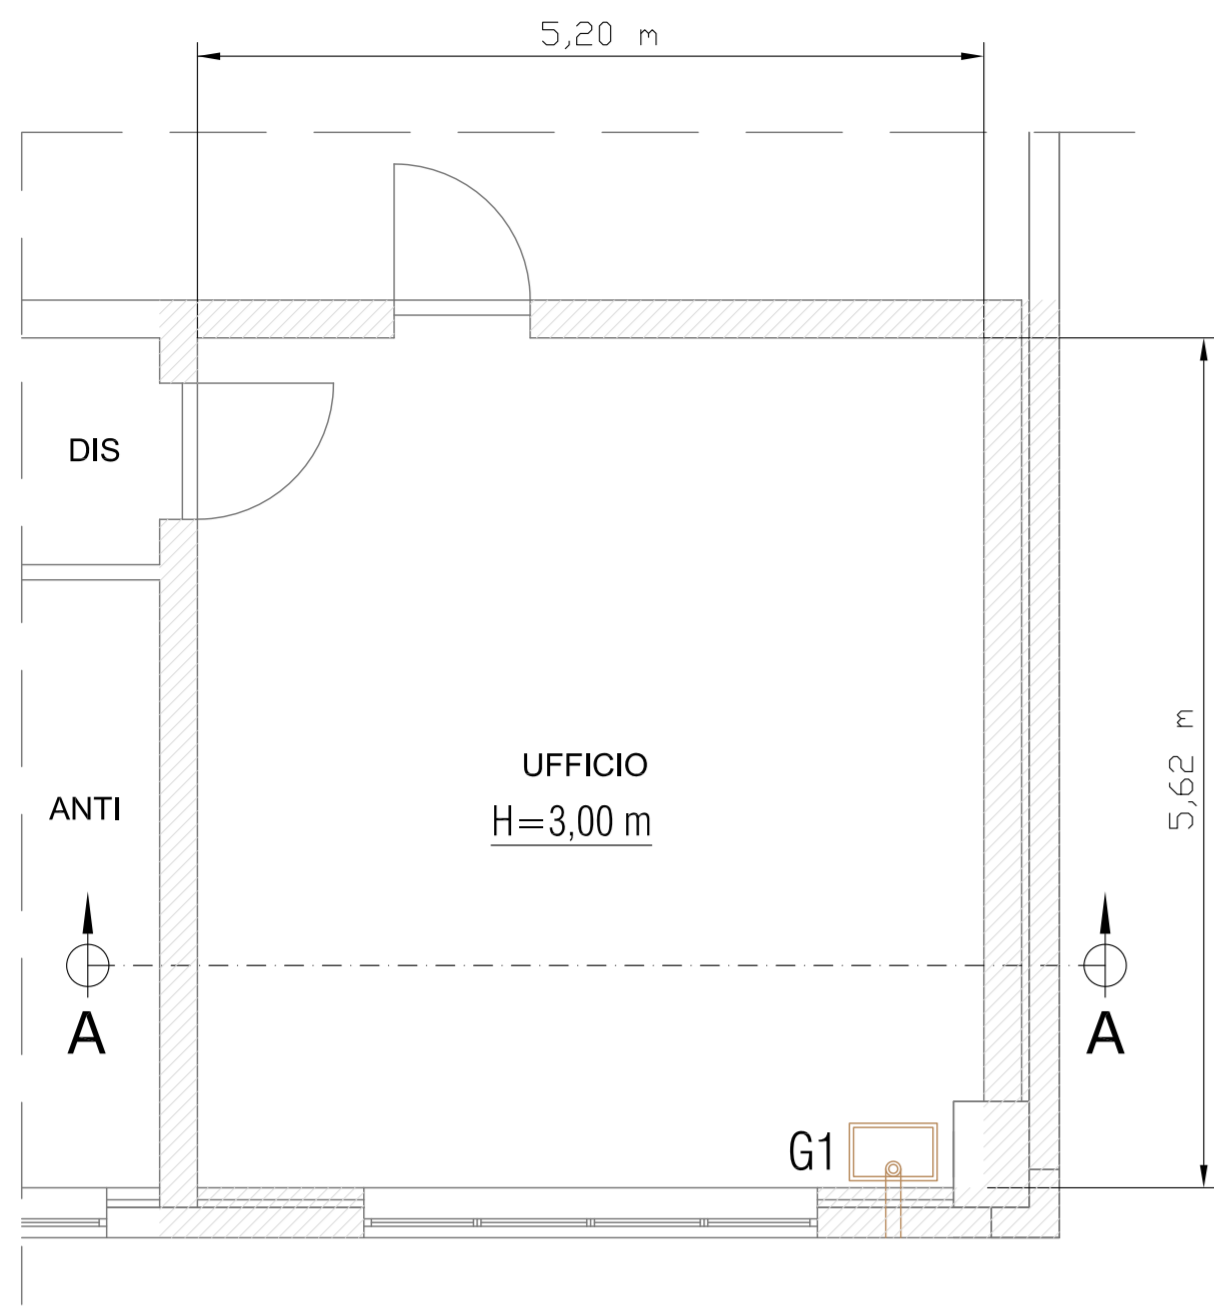

SEZIONE A-A LOCALE TECNICO - SCALA 1:50



LEGENDA SIMBOLI GRAFICI

Codice	Descrizione	Codice	Descrizione
	Contaltri		Filtro acqua
	Valvola di sicurezza, qualificata INAIL (ex ISPESL)		Dispositivo automatico di sfogo aria
	Vaso di espansione a membrana		Collettore orizzontale (pavimento radiante)
	Valvola di ritegno		Filtro gas
	Valvola di intercettazione		Valvola di intercettazione combustibile
	Elettrovalvola di intercettazione a due vie		Pressostato di sicurezza a riarmo manuale
	Elettrovalvola di miscelazione a tre vie		Pressostato di minima a riarmo manuale
	Elettrocircolatore a rotore bagnato		Termostato ad immersione/contacto
	Carico automatico impianto		Termometro scala 0-0120 °C, conforme a INAIL
	Disconnettore idraulico		Manometro
	Pozzetto di controllo INAIL (ex ISPESL)		Manometro con rullo ammortizzatore

STATO DI PROGETTO


CALDAIA G1
- portata termica: 25,5 kW
- potenza utile: 24,0 kW

TUBAZIONI

Apparecchiature nuove —
Apparecchiature esistenti —

SI PREVEDE L'INSTALLAZIONE DI SISTEMA DI TELECONTROLLO: Tav. 2.6_CLI_000.b_SDP

SCHEMA IMPIANTO

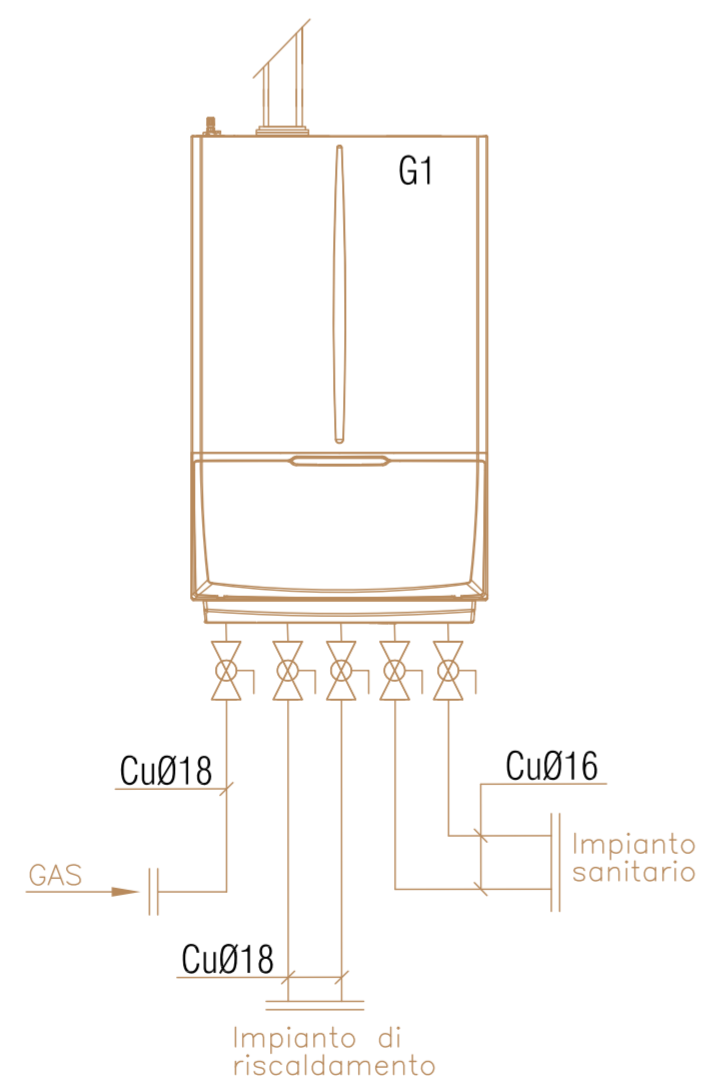

PROPOSTA DI PARTENARIATO PUBBLICO PRIVATO

Ai sensi dell'articolo 183 comma 15 D.lgs 50/2016 afferente al servizio energia termica ed elettrica e all'efficiamento energetico degli edifici del Comune di Castel San Giovanni - REV MAGGIO 2021

SEZIONE	2 - PROGETTO DI FATTIBILITA' TECNICA ED ECONOMICA
DOCUMENTO	2.6 - Elaborati grafici
EDIFICIO/IMP.	Magazzino comunale/ CLIMATIZZAZIONE INVERNALE - STATO DI PROGETTO
NOME FILE	2.6 CLI_004.a_SDP.dwg

CODICE 2.6_CLI_004.a_SDP.dwg

SCALA ---

Proponente	Progettista