


PIANTA CENTRALE TERMICA - P.INTERRATO - SCALA 1:50

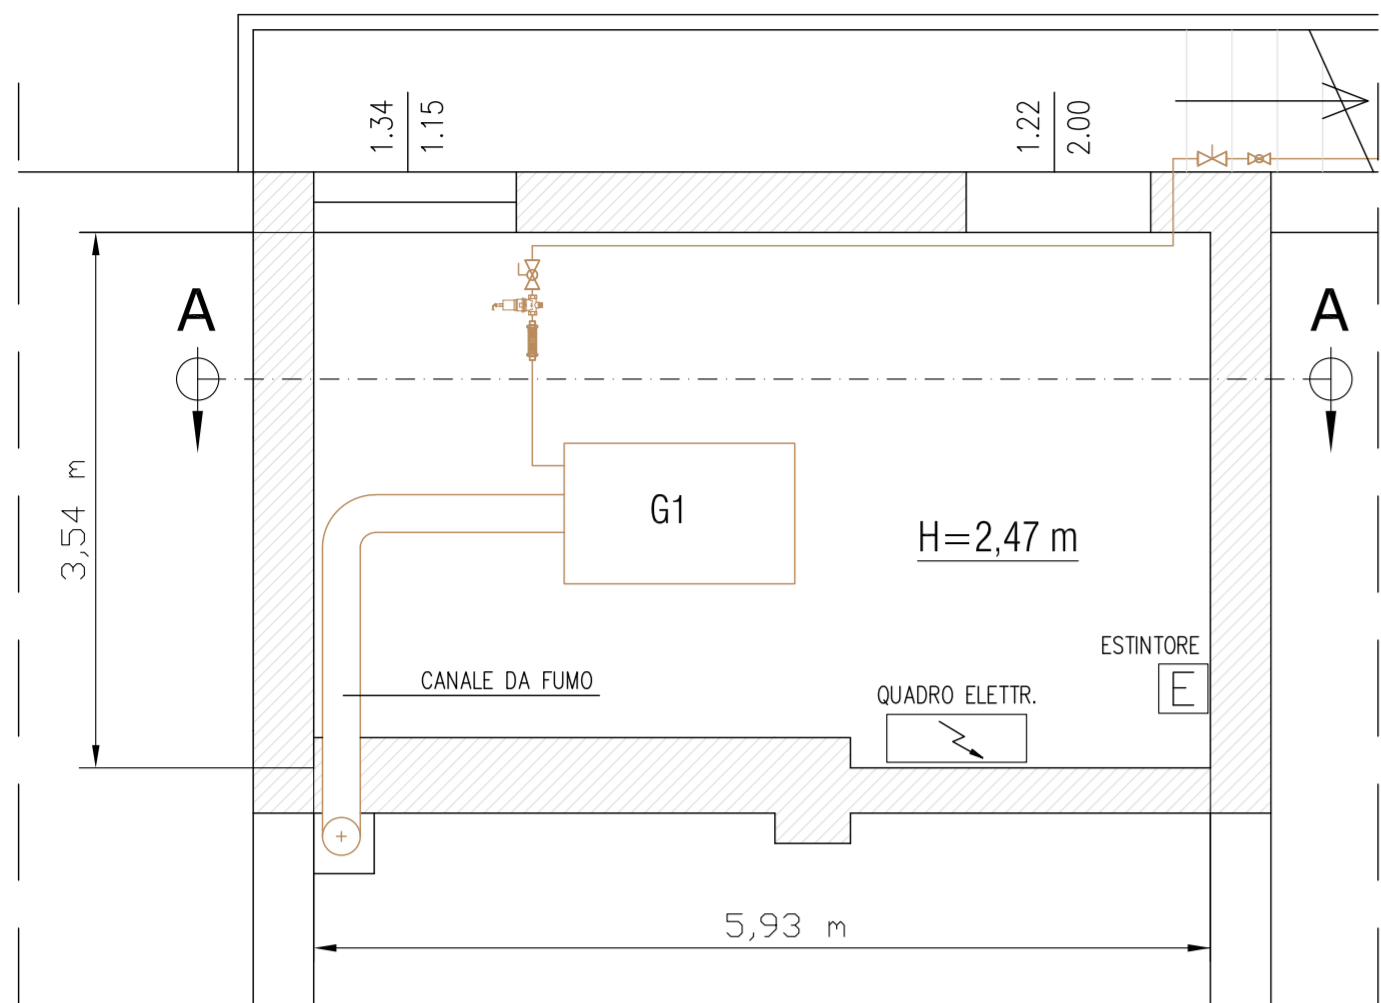

SEZIONE A-A LOCALE CENTRALE TERMICA - SCALA 1:50



LEGENDA SIMBOLI GRAFICI

Codice	Descrizione	Codice	Descrizione
	Contaltri		Filtro acqua
	Valvola di sicurezza, qualificata INAIL (ex ISPESL)		Dispositivo automatico di sfogo aria
	Vaso di espansione a membrana		Collettore orizzontale (pavimento radiante)
	Valvola di ritegno		Filtro gas
	Valvola di intercettazione		Valvola di intercettazione combustibile
	Elettrovalvola di intercettazione a due vie		Pressostato di sicurezza a riarmo manuale
	Elettrovalvola di miscelazione a tre vie		Pressostato di minima a riarmo manuale
	Elettrocircolatore a rotore bagnato		Termostato ad immersione/contatto
	Carico automatico impianto		Termometro scala 0-0120 °C, conforme a INAIL
	Disconnettore idraulico		Manometro
	Pozzetto di controllo INAIL (ex ISPESL)		Manometro con rullo ammortizzatore


STATO DI PROGETTO

CALDAIA G1
- portata termica: 188,0 kW
- potenza utile: 182,0 kW

TUBAZIONI	CIRCOLATORI
Apparecchiature nuove	
Apparecchiature esistenti	P1 RIOVAR mod. 62-60D (ESISTENTE)

SI PREVEDE L'INSTALLAZIONE DI VALVOLE TERMOSTATICHE: Tav. 2.6_CLI_000.a_SDP
SI PREVEDE L'ADEGUAMENTO DEL SISTEMA DI TELECONTROLLO: Tav. 2.6_CLI_000.b_SDP
SI PREVEDE LA SOSTITUZIONE DI SERRAMENTI ESTERNI: Tav. 2.6_CLI_005.c_SDP

SCHEMA IMPIANTO

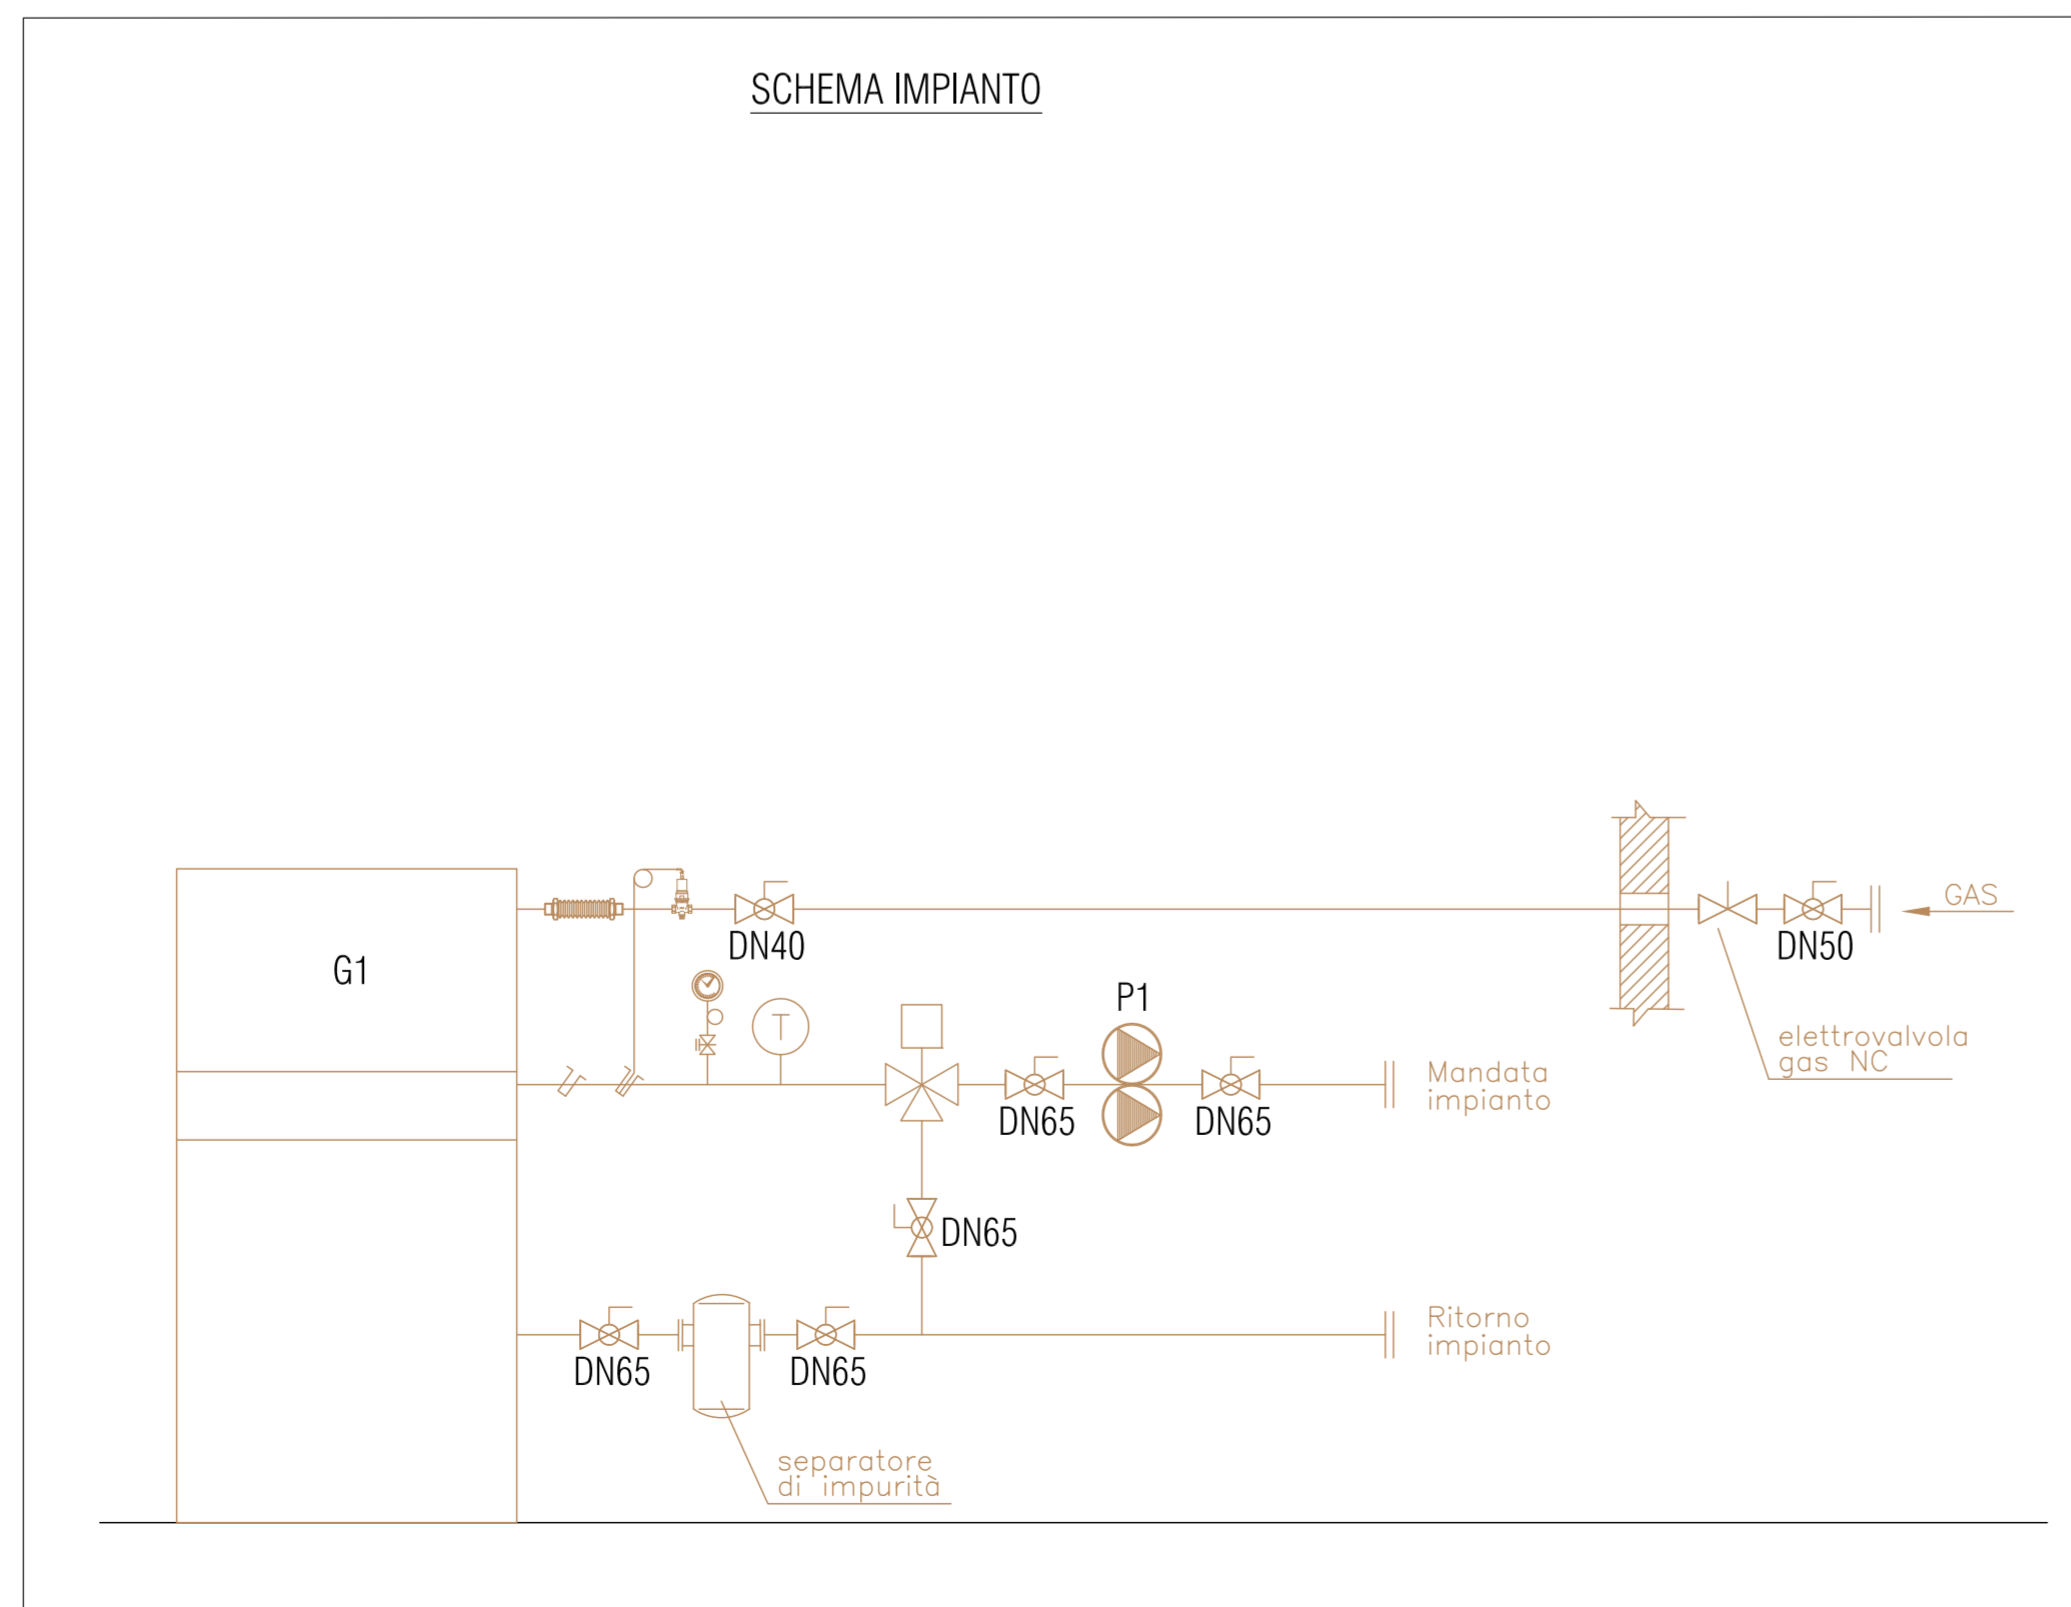

PROPOSTA DI PARTENARIATO PUBBLICO PRIVATO

Ai sensi dell'articolo 183 comma 15 D.lgs 50/2016 afferente al servizio energia termica ed elettrica e all'efficiamento energetico degli edifici del Comune di Castel San Giovanni - REV MAGGIO 2021

SEZIONE	2 - PROGETTO DI FATTIBILITA' TECNICA ED ECONOMICA
DOCUMENTO	2.6 - Elaborati grafici
EDIFICIO/IMP.	Municipio/ CLIMATIZZAZIONE INVERNALE - STATO DI PROGETTO
NOME FILE	2.6_CLI_005.a_SDP.dwg

CODICE	2.6_CLI_005.a_SDP.dwg	SCALA	---
---------------	-----------------------	--------------	-----

Proponente	Progettista
 SIRAM SpA Un Procuratore Ing. Marco Bongiorno	 ING. MASSIMO ROVATI N. 1354 PROVINCIA DI PAVIA Massimo Rovati