


UFFICI DEPOSITO Y - Piano terra
Impianto elettrico ed impianto rivelazione incendi
Scala 1:200

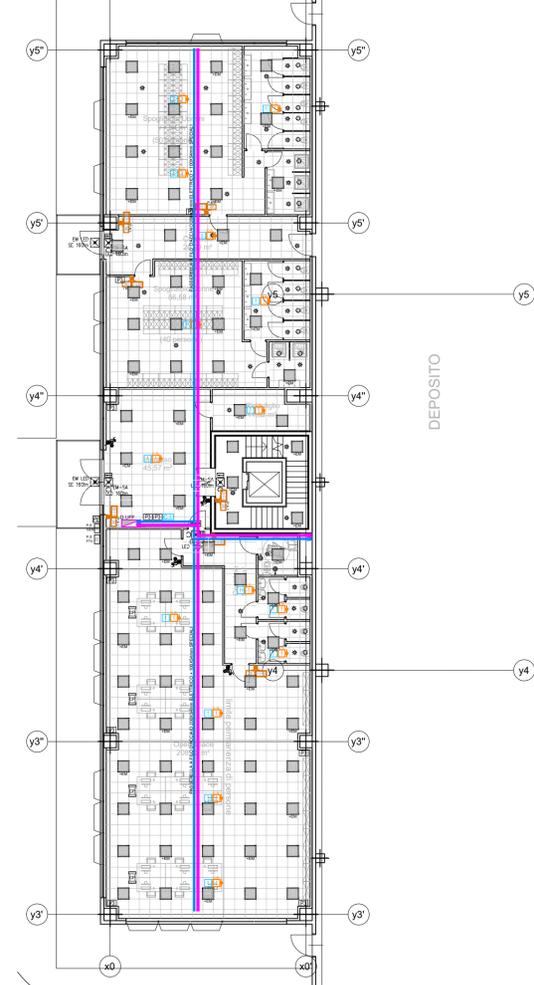

UFFICI DEPOSITO Y - Piano primo
Impianto elettrico ed impianto rivelazione incendi
Scala 1:200



UFFICI DEPOSITO Y - Piano secondo
Impianto elettrico ed impianto rivelazione incendi
Scala 1:200



LEGENDA SIMBOLI	
Simbolo	Descrizione
⚡	Presse interbloccate 2x16 A+T con fusibile
○	Corpo illuminante circolare da incasso nel controsoffitto a tecnologia LED 23W - 1800 lm
■	Corpo illuminante da incasso nel controsoffitto a tecnologia LED 42W - 1700 lm Con gruppo di emergenza - Aut. 3h
■	Corpo illuminante da incasso nel controsoffitto a tecnologia LED 42W - 4520 lm
☼	Rivelatore di presenza per accensione luci locale
⏏	Presse 2x10/16 A+T IP65 con alveoli protetti - Schuko
⏏	Presse 2x10/16 A+T con alveoli protetti - Schuko
⏏	Pannello prese postazioni di lavoro
■	Plafoniera LED IP66 43W con diffusore in policarbonato stampato completa di ogni accessorio di montaggio e connessione. Dim. 1600x92x97mm 5585lm 3kg
■	Segnalazione chiamata disabile
●	Scatola di derivazione
⚡	Discesa cavi
⚡	Risalita cavi
⚡	Pulsante luminoso completo di relé
⚡	Pulsante a tirante completo di relé
⚡	Pulsante comando illuminazione completo di relé
⚡	Interruttore comando illuminazione
⚡	Interruttore bipolare (boyley) IP65
⚡	Lampada di emergenza autoalimentata completa di pittogramma tipo 'C' Tipo SA - Tecnologia LED - 8W - Autonomia 3h
⚡	Lampada di emergenza autoalimentata - Tipo SE - Tecnologia LED - 11W - Autonomia 3h
⚡	Presse 2x10/16 A+T con alveoli protetti
■	Quadro elettrico
■	Protezione REI per passaggio canale e/o passerella metallica per impianti elettrici e/o speciali attraverso pareti REI
■	Passerella a filo d'acciaio per passaggio conduttori impianto elettrico - dimensioni indicate in pianta
■	Passerella a filo d'acciaio per passaggio conduttori impianti speciali - dimensioni indicate in pianta
⏏	Punto citofonico esterno
⏏	Punto citofonico interno
⏏	Sezionatore di sgancio unità CDZ
⏏	Colonnina porta prese per n.4 postazioni di lavoro
⏏	Colonnina porta prese per n.2 postazioni di lavoro
⏏	Torretta porta prese a pavimento di tipo sporgente
⏏	Pulsante di emergenza con vetro frangibile
⏏	Pannello ottico-acustico ENS4 completo di allarme INCENDIO completo di pellicola
⏏	Rivelatore di fumo puntiforme da canale
⏏	Rivelatore di fumo puntiforme
⏏	Rivelatore di fumo puntiforme installato sopra al controsoffitto
⏏	Spia di segnalazione rivelatore posto nel controsoffitto
⏏	Centrale rivelazione INCENDI

COMUNE	CASTEL SAN GIOVANNI	PROVINCIA	PIACENZA
PARCO LOGISTICO A NORD AUTOSTRADA A 21 RIQUALIFICAZIONE DELL'AREA "EX PORCILAIA CHIODAROLI" PER REALIZZAZIONE INSEDIAMENTO LOGISTICO C2U CLOSE2YOU S.r.l.			
RICHIESTA DI PERMESSO DI COSTRUIRE UFFICI CORPO Y - DISTRIBUZIONE IMPIANTI ELETTRICI ED IMPIANTO RIVELAZIONE INCENDI			
COMMITTENTE	VALIDDONE S.p.A. Strada 3, Palazzo B3 20090, Assago (MI) Web www.gruppo fbh.it Legale Rapp. Dott. Elia Bertola		
UTILIZZATORE	C2U CLOSE2YOU S.r.l. Strada 1, Palazzo E1 20090, Assago (MI) Web www.c2u.it Legale Rapp. E mail direzione@c2u.it		
PROGETTISTI	Studio Associato Arch. ODDI Corso Matteotti n. 66 Castel San Giovanni (PC) Web www.studiooddi.it Tel. +39 0523 881310 Fax +39 0523 881965 E mail info@studiooddi.it Progettisti: Dott. Giuseppe ODDI - Dott. Nicola ODDI		
SCALA:	1:200	ELABORATO n°	IE05 DATA 10-12-2020 REVISIONE
CODICE LAVORO		CODICE DISEGNO	NOME FILE